



GMINA TWARDOGÓRA

56-416 Twardogóra, ul. Ratuszowa 14


Twardogóra 18.10.2010 r.

IT.341-36-2/10

Do wszystkich Wykonawców

Gmina Twardogóra działając zgodnie z art. 38 ust. 1 i 2 ustawy z dnia 29 stycznia 2004 roku Prawo zamówień publicznych (Dz. U. Nr 223/2007 poz. 1655 z późn. zm.), udziela wyjaśnień treści Specyfikacji Istotnych Warunków Zamówienia sporządzonej w postępowaniu o udzielenie zamówienia publicznego na „**Budowę dróg w ulicach Kasztanowej i Bukowej w Twardogórze**” w zakresie uzupełnienia załącznika graficznego z oznaczeniem zakresu przedmiotu zamówienia.

Z up. BURMISTRZA
Aleksander Król
Kierownik Referatu
Infrastruktury Technicznej

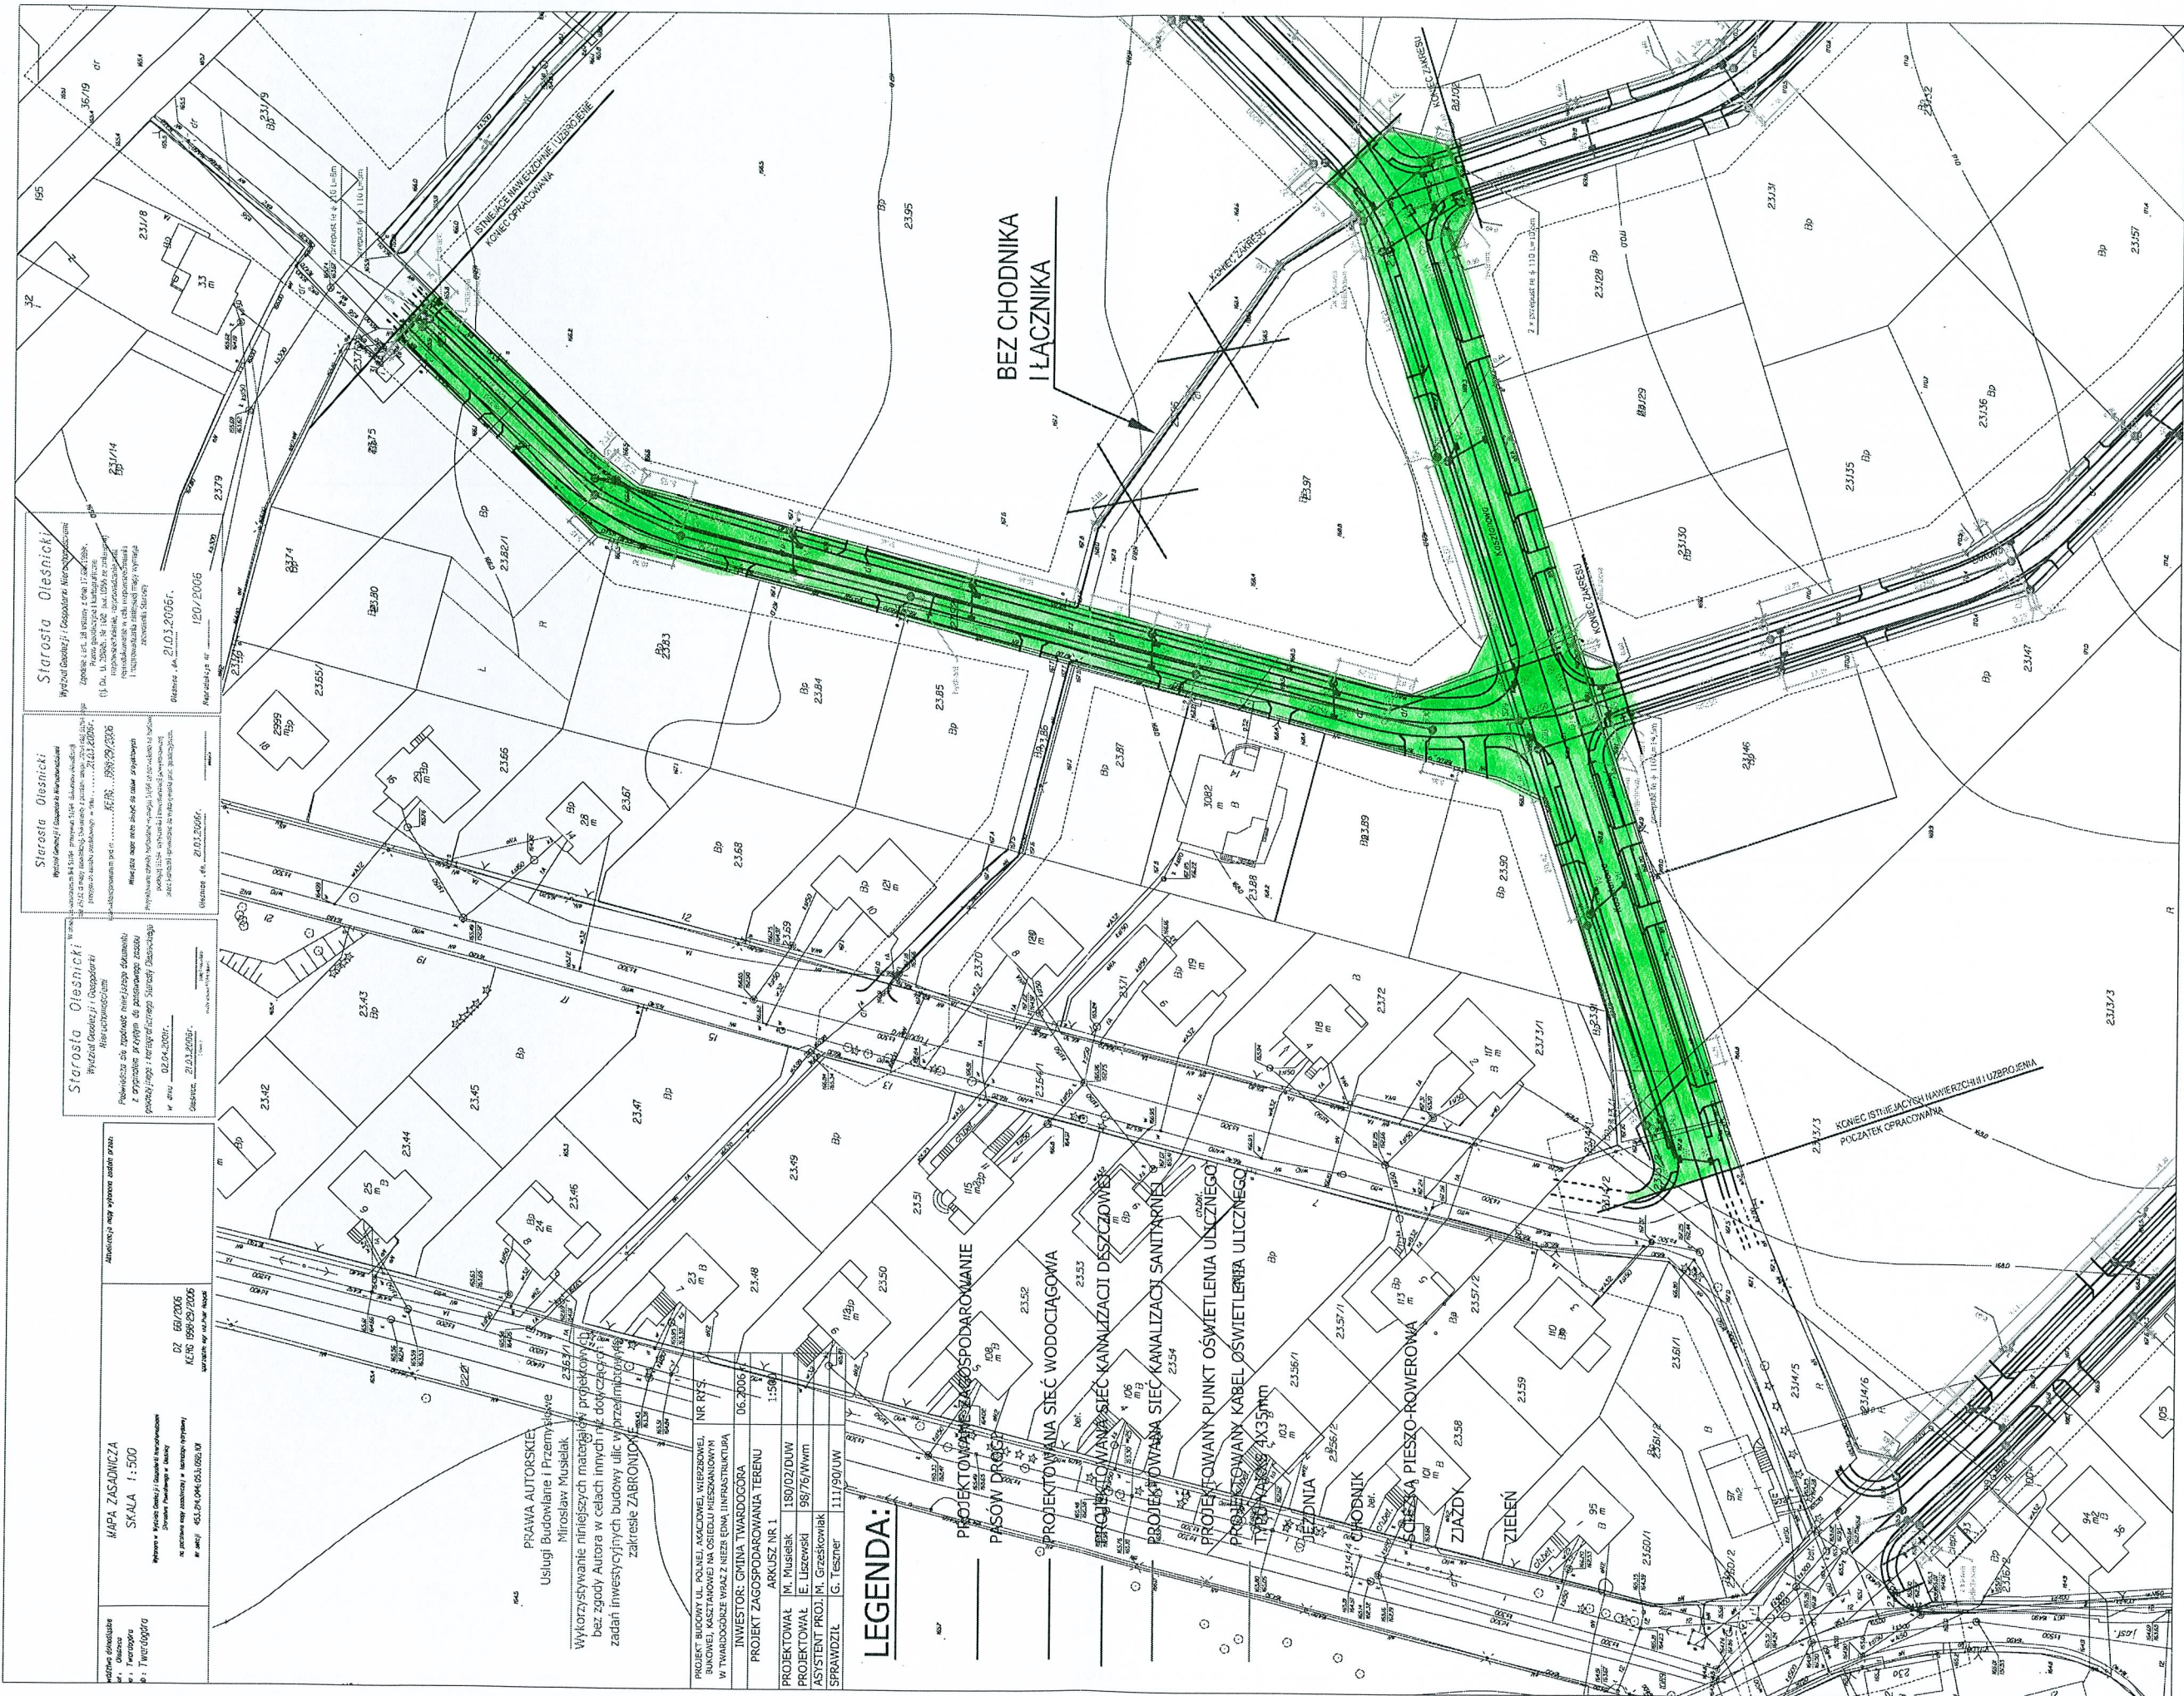

Stareosta Olesznicki
 Wydział Geodezji i Gospodarki Nieruchomościami
 Zgodnie z art. 14 § 1 pkt 1 i 2 ustawy z dnia 15 czerwca 2000 r. o geodezji i kartografii (Dz. U. z 2000 r. Nr 102, poz. 1079 z późn. zmianami) i rozporządzenia z dnia 12 października 2004 r. w sprawie sposobu sporządzania i treści zapisów technicznych w planach zagospodarowania terenu (Dz. U. z 2004 r. Nr 233, poz. 2293 z późn. zmianami)

Stareosta Olesznicki
 Wydział Geodezji i Gospodarki Nieruchomościami
 Ministerstwo Infrastruktury i Budownictwa
 Wydział Geodezji i Gospodarki Nieruchomościami
 Wydział Geodezji i Gospodarki Nieruchomościami
 Wydział Geodezji i Gospodarki Nieruchomościami

Stareosta Olesznicki
 Wydział Geodezji i Gospodarki Nieruchomościami
 Powołanie do sporządzenia niniejszego dokumentu z wyjątkiem w zakresie do zaopiniowania przez Wydział Geodezji i Gospodarki Nieruchomościami Stareosty Olesznickiej

MAPA ZASADNICZA
 SKALA 1:500
 DZ. 66/2006
 KRS 0000292006

PRAWNA AUTORSKIE
 Usługi Budowlane i Przemysłowe
 Mirosław Musiałek
 Wykorzystywanie niniejszych materiałów projektowych bez zgody Autora w celach innych niż projektowe i zadania inwestycyjnych budowy ulicy w przedmiotowym zakresie ZABRONIONE

PROJEKT BUDOWY UL. POLNEJ, AKACJOWEJ, WIERZBOWEJ, BUKOWEJ, KASZTANOWEJ NA OSIEDLU MIESZKANOWYM W TWARDOGÓRZE WRAZ Z NIEZBĘDNIĄ INFRASTRUKTURĄ
 INWESTOR: GMINA TWARDOGÓRA
 PROJEKT ZAGOSPODAROWANIA TERENU
 ARKUSZ NR 1
 PROJEKTOWAŁ: M. Musiałek 18/07/2010
 PROJEKTOWAŁ: E. Liszewski 28/07/2010
 ASYSTENT PROJ.: M. Grzeskowiak
 SPRAWDZIŁ: G. Tęszner 11/11/2010

LEGENDA:

- PROJEKTOWANA SIEĆ KANALIZACJI DESZCZOWEJ
- PROJEKTOWANA SIEĆ KANALIZACJI SANITARNEJ
- PROJEKTOWANY PUNKT OŚWIETLENIA ULICZNEGO
- PROJEKTOWANY KABEL OŚWIETLENIA ULICZNEGO
- PROJEKTOWANA SIEĆ KANALIZACJI WODOCIĄGOWA
- PROJEKTOWANA SIEĆ WODOCIĄGOWA
- PROJEKTOWANA SIEĆ KANALIZACJI DESZCZOWEJ
- PROJEKTOWANA SIEĆ KANALIZACJI SANITARNEJ
- PROJEKTOWANY PUNKT OŚWIETLENIA ULICZNEGO
- PROJEKTOWANY KABEL OŚWIETLENIA ULICZNEGO
- PROJEKTOWANA SIEĆ KANALIZACJI WODOCIĄGOWA
- PROJEKTOWANA SIEĆ WODOCIĄGOWA

SIEĆ KANALIZACJI WODOCIĄGOWA
 SIEĆ WODOCIĄGOWA
 SIEĆ KANALIZACJI DESZCZOWEJ
 SIEĆ KANALIZACJI SANITARNEJ
 PUNKT OŚWIETLENIA ULICZNEGO
 KABEL OŚWIETLENIA ULICZNEGO
 SIEĆ KANALIZACJI WODOCIĄGOWA
 SIEĆ WODOCIĄGOWA
 SIEĆ KANALIZACJI DESZCZOWEJ
 SIEĆ KANALIZACJI SANITARNEJ

PROJEKTOWANA SIEĆ KANALIZACJI DESZCZOWEJ
 PROJEKTOWANA SIEĆ KANALIZACJI SANITARNEJ
 PROJEKTOWANY PUNKT OŚWIETLENIA ULICZNEGO
 PROJEKTOWANY KABEL OŚWIETLENIA ULICZNEGO
 PROJEKTOWANA SIEĆ KANALIZACJI WODOCIĄGOWA
 PROJEKTOWANA SIEĆ WODOCIĄGOWA
 PROJEKTOWANA SIEĆ KANALIZACJI DESZCZOWEJ
 PROJEKTOWANA SIEĆ KANALIZACJI SANITARNEJ