

**RYSUNKI WYKONAWCZE**  
**UL. AKACJOWEJ W TWARDOGÓRZE**

**PROJEKT WYKONAWCZY  
BUDOWY UL. AKACJOWEJ**

NZCZYNANCA D.S. ZAB. PRZECIEN  
PRZECIEN  
Laska & Kula  
Upr. K.C.P.S. nr 15895  
20.10.2006  
Zgodność projektu z wytycznymi  
ochrony przeciwpowodziowej  
stwierdzona  
bez uwag

PROJEKT BUDOWY UL. POLI BUKOWEJ, KASZTANOWEJ W TWAROGOCZKIE WRAZ Z INWESTOR: GN
PROJEKT ZAGOSP ARK
PROJEKTOWA M. M.
PROJEKTOWA E. LK
ASYSTENT PROJ. M. G.
SPRAWDZIŁ G. T.

**LEGENDA:**


- PROJEKTOWANE ZAGOSPODAROWANIE PASÓW DROGI
- PROJEKTOWANA SIĘĆ WODOCIĄGOWA
- PROJEKTOWANA SIĘĆ KANALIZACJI DESZCZOWEJ
- PROJEKTOWANA SIĘĆ KANALIZACJI SANITARNEJ
- PROJEKTOWANY PUNKT OŚWIETLENIA ULICZNEGO
- PROJEKTOWANY KABEL OŚWIETLENIA ULICZNEGO TYPU YAKXS 4X35mm
- JEZDNIA
- CHODNIK
- ŚCIEŻKA PIESZO-RÓWNEROWA
- ZIAZDY
- ZIELEN

**ŁUK HORIZONTALNY W1**  
promień = 150 m  
kąt zwrotu = 533,48°  
dl. łuku = 14,75 m  
dl. stycznej = 7,38 m  
szerokość łuku = 0,20 m

**ŁUK HORIZONTALNY W2**  
promień = 150 m  
kąt zwrotu = 182,71°  
dl. łuku = 29,98 m  
dl. stycznej = 15,04 m  
szerokość łuku = 0,75 m

Kanalizacja deszczowa wchodzi w zakres niniejszego opracowania do zainstalowanych studni wraz z ich montażem (bez wpisów drogowych)

Instalacja elektryczna wchodzi w zakres niniejszego opracowania do zainstalowanych lampy wraz z jej montażem

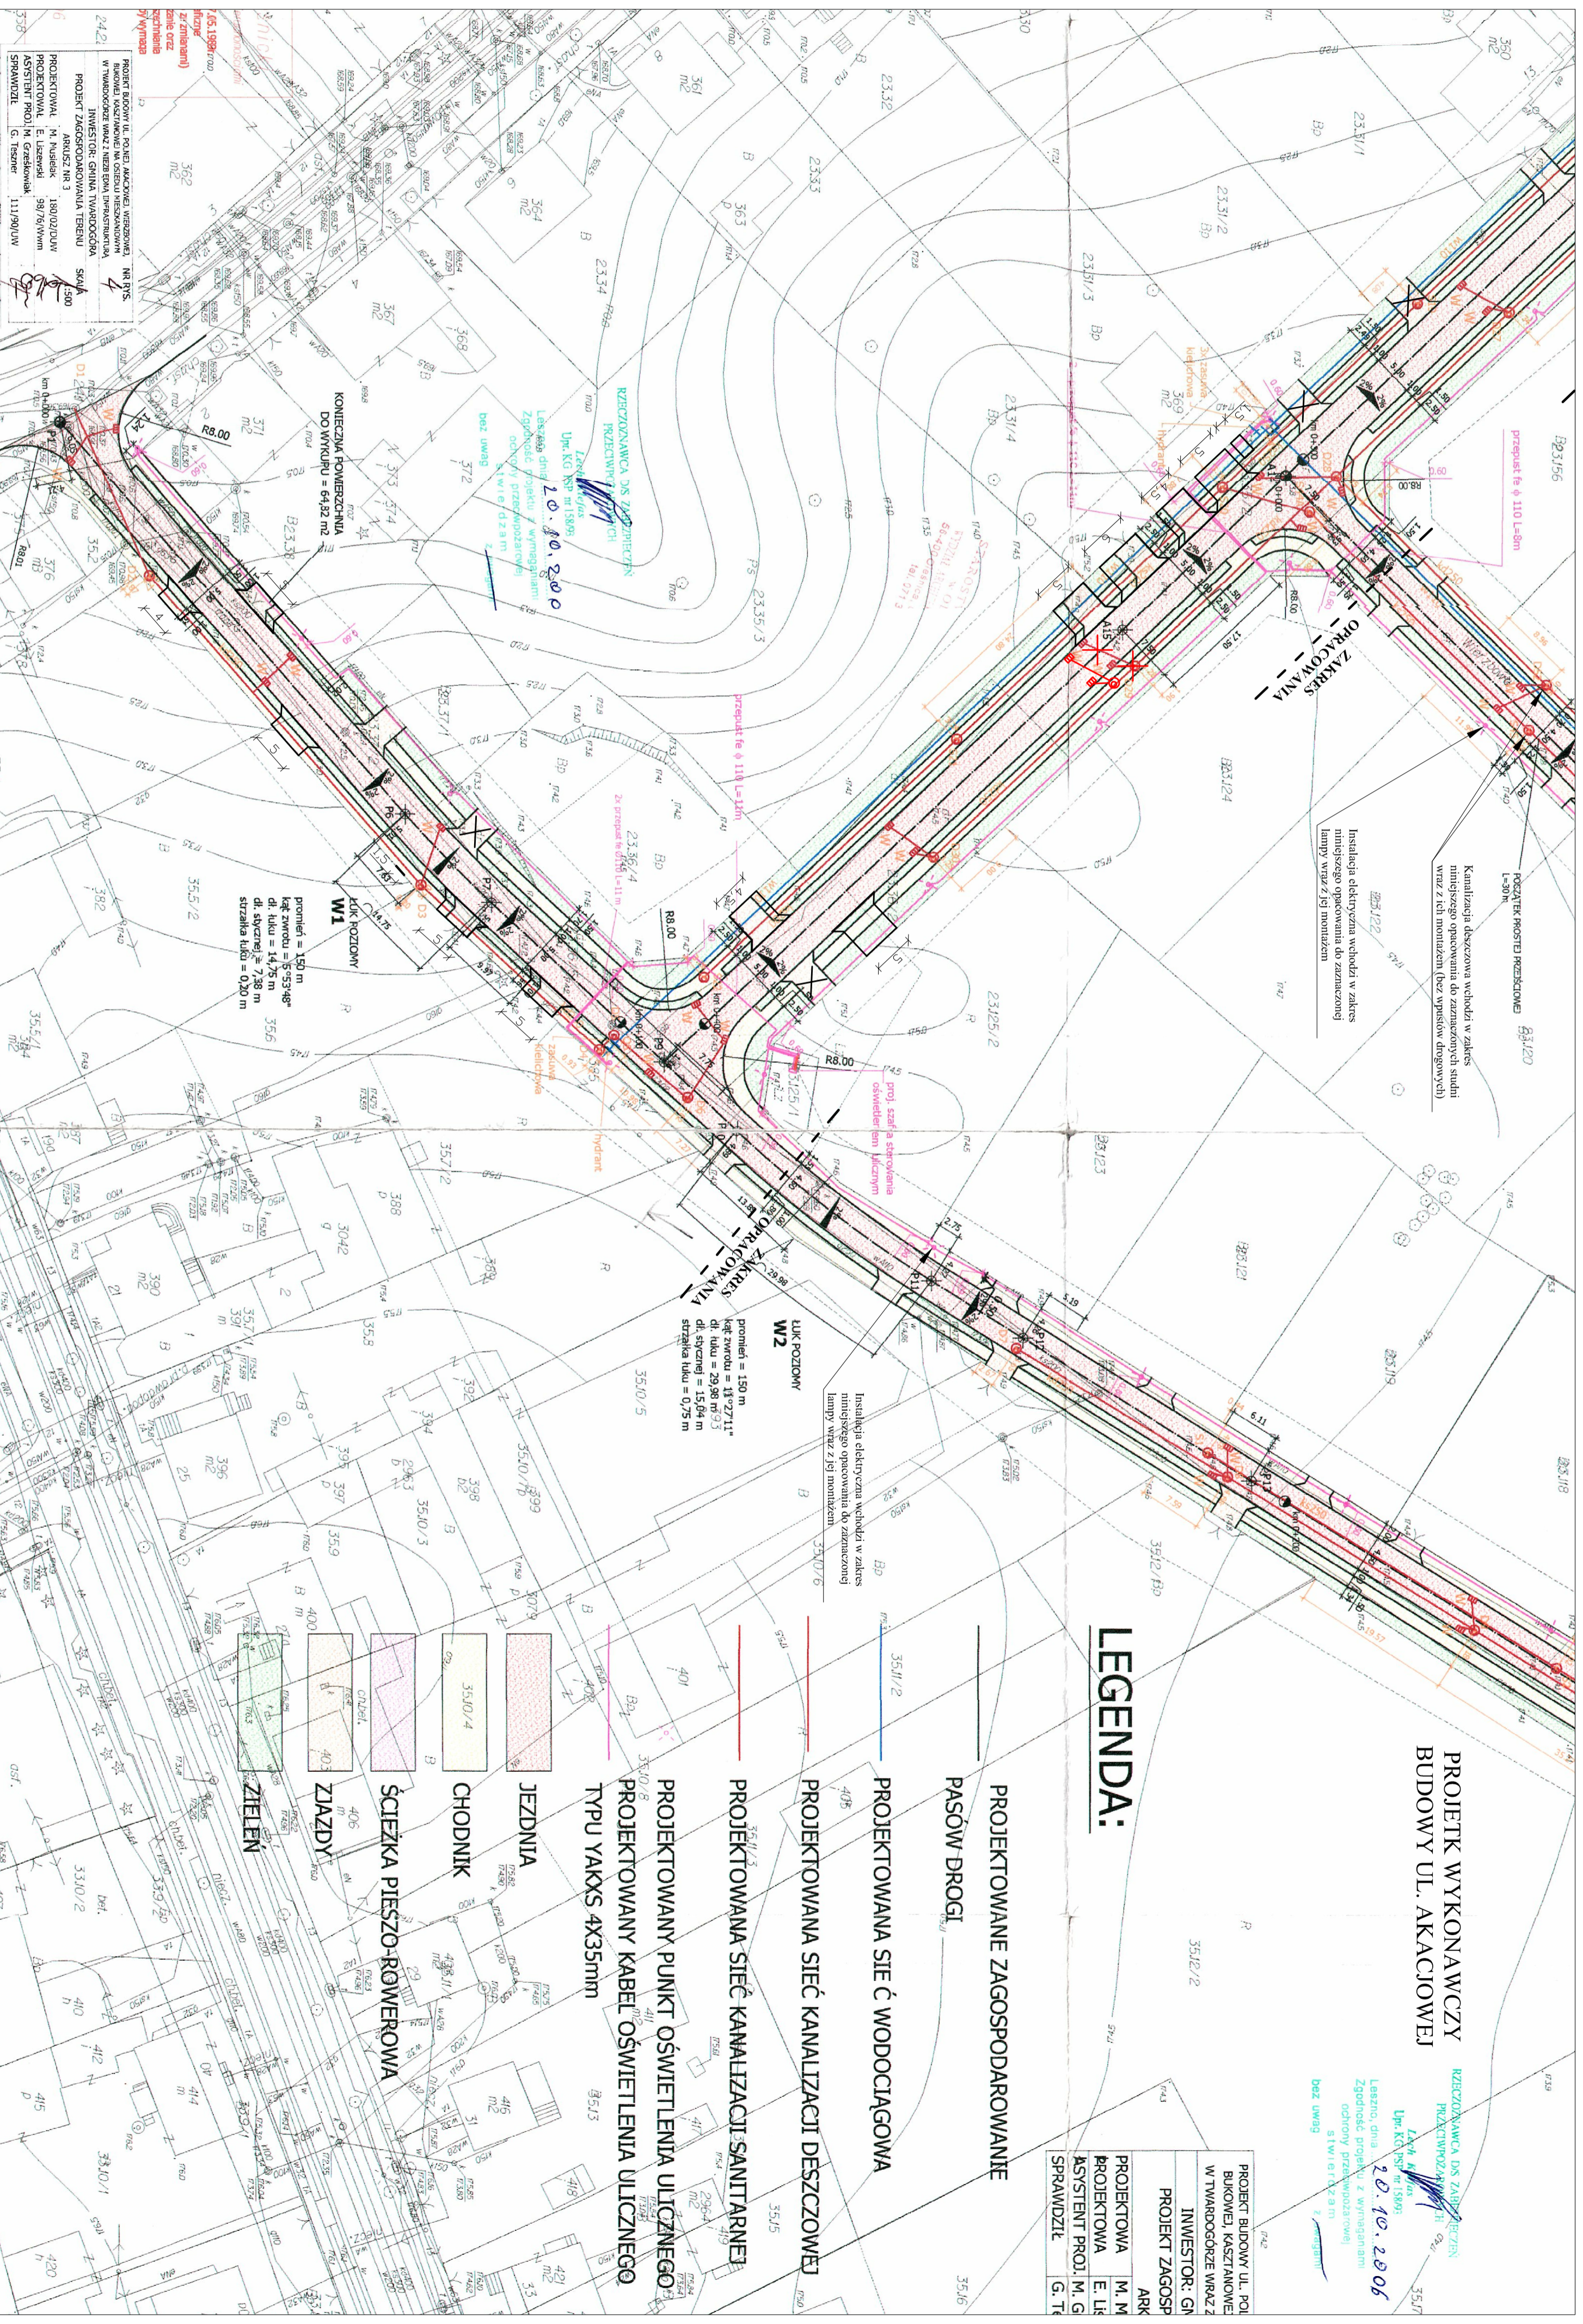

PROJEKT BUDOWY II. PONIŻ. AKACJOWEJ, WIEBOWEJ, BUKOWEJ, KASZTANOWEJ NA OŚCIEŻU NIEZAKONFORMOWANIE W TWAROGOCZKIE WRAZ Z NIEZBĘDNIĄ INFRASTRUKTURĄ  
INWESTOR: GNINA TWAROGOCZKA  
PROJEKT ZAGOSPODAROWANIA TERENU  
ARHUSZ NR 3  
PROJEKTOWAŁ M. Nuszpek  
PROJEKTOWAŁ E. Lisowski  
ASYSTENT PROJ. M. G. Tęszner  
SPRAWDZIŁ G. Tęszner  
SKALA 1:500  
1802/02/UM  
98/76/Wmm  
111190/UM

**PROJEKT WYKONAWCZY  
BUDOWY UL. AKACJOWEJ**

NZCZYNANCA DS ZAB. PRZECIEN  
PRZECIEN  
Laska & Kowalski  
Upr. K.Ci.P.S. nr 15895  
**20.10.2006**  
Lecznio, dnia projektu z wypracowaniami  
Zgodnosc projektu z wypracowaniami  
ochrony przeciwpowozkowej  
stwierdzona m  
bez uwag

PROJEKT BUDOWY UL. POLI BUKOWEJ, KASZTANOWEJ W TWAROGOSZKIE WRAZ Z INWESTOR: GN	ARK
PROJEKT ZAGOSP	M. M.
PROJEKTOWA	E. LK
ASISTENT PROJ.	M. G.
SPRAWDZIL	G. T.

**LEGENDA:**


- PROJEKTOWANE ZAGOSPODAROWANIE PASÓW DROGI
- PROJEKTOWANA SIEĆ WODOCIĄGOWA
- PROJEKTOWANA SIEĆ KANALIZACJI DESZCZOWEJ
- PROJEKTOWANA SIEĆ KANALIZACJI SANITARNEJ
- PROJEKTOWANY PUNKT OŚWIETLENIA ULICZNEGO
- PROJEKTOWANY KABEL OŚWIETLENIA ULICZNEGO TYPU YAKXS 4X35mm
- JEZDNIA
- CHODNIK
- ŚCIEŻKA PIESZO-RÓWNEROWA
- ZIAZDY
- ZIELEN

**ŁUK HORIZONTALNY W1**  
promień = 150 m  
kąt zwrotu = 533,48°  
dl. łuku = 14,75 m  
dl. stycznosci = 7,38 m  
szerz. łuku = 0,20 m

**ŁUK HORIZONTALNY W2**  
promień = 150 m  
kąt zwrotu = 182,71°  
dl. łuku = 29,98 m  
dl. stycznosci = 15,04 m  
szerz. łuku = 0,75 m

Kanalizacja deszczowa wechodzi w zakres niniejszego opracowania do zaznaczonych studni wraz z ich montażem (bez wpisów drogowych)

Instalacja elektryczna wechodzi w zakres niniejszego opracowania do zaznaczonych lampy wraz z jej montażem

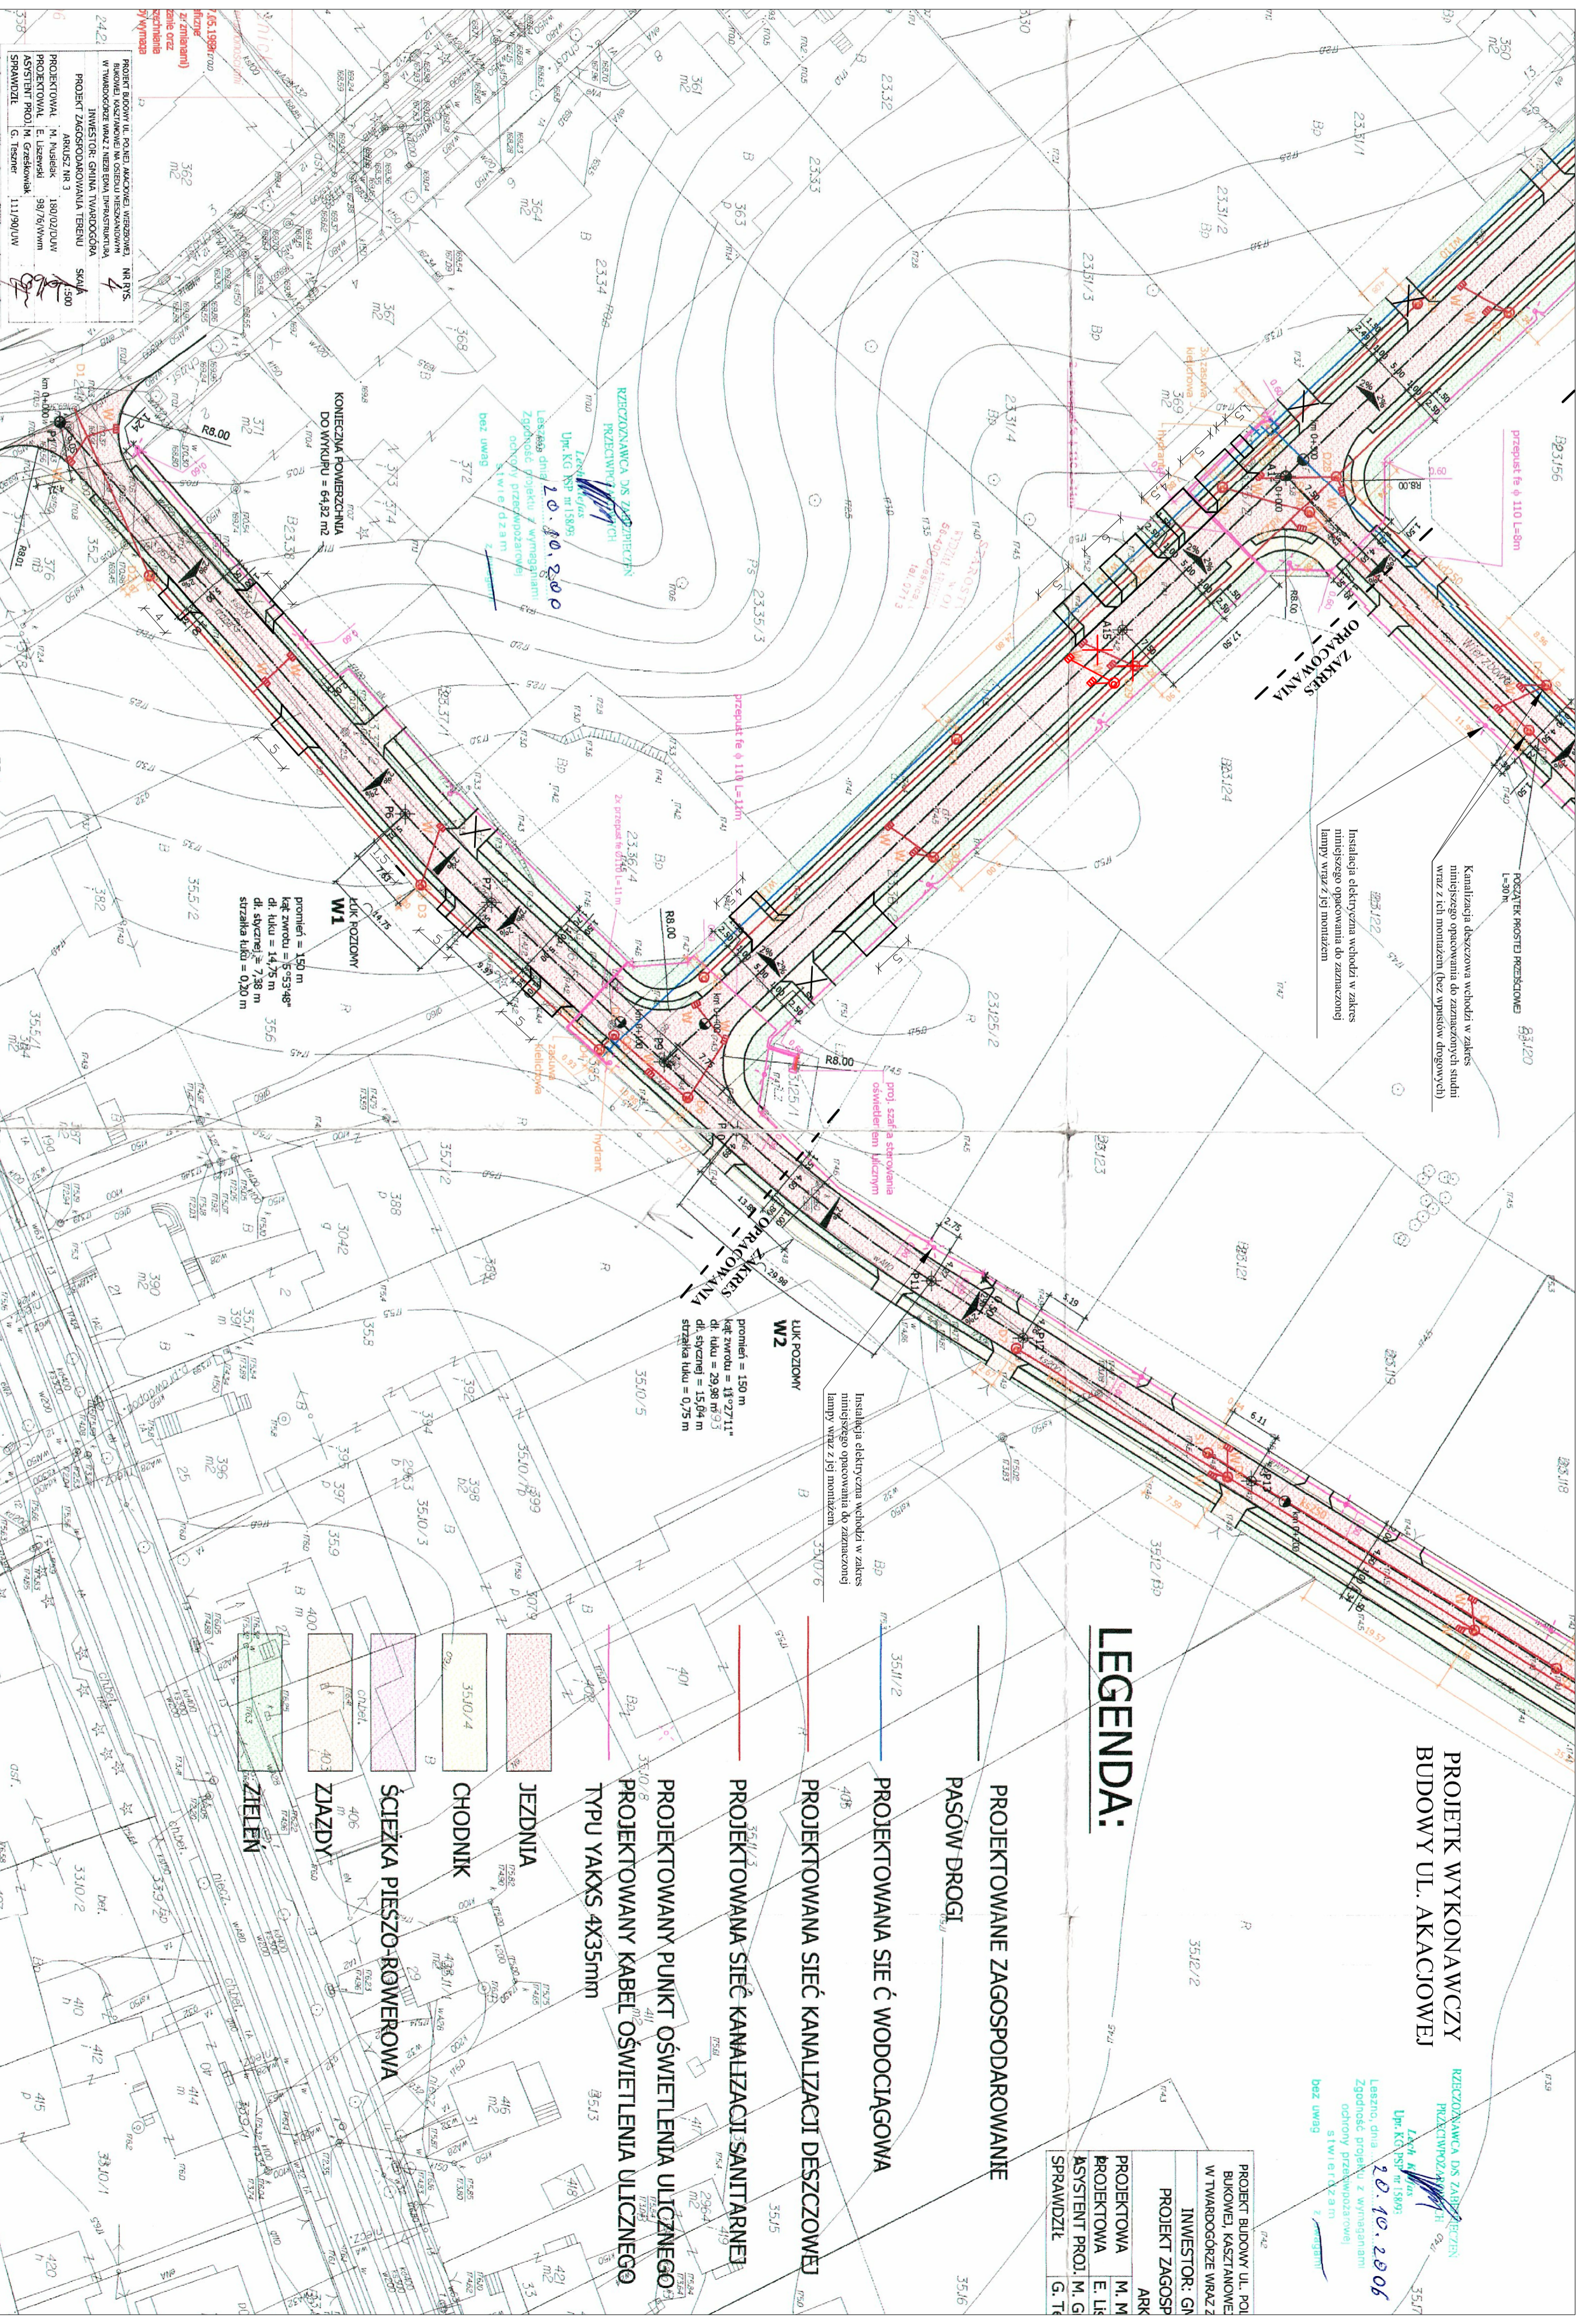

PROJEKT BUDOWY II. PONIŻ. AKACJOWEJ, WIEBOSZOWA, BUKOWEJ, KASZTANOWEJ W TWAROGOSZKIE WRAZ Z INWESTOR: GNINA, TWAROGOSZKA  
INWESTOR: GNINA, TWAROGOSZKA  
ARHUSZ NR 3  
PROJEKTOWAŁ M. Nuszelski  
PROJEKTOWAŁ E. Lisowski  
ASISTENT PROJ. M. G. Tęszner  
SPRAWDZIŁ G. Tęszner  
SKALA 1:500  
1802/02/UM  
98/76/Wmm  
111190/UW

# PRZEKRÓJ POPRZECZNY UL. AKACJOWEJ SKALA 1:50

ul. Akaciowa

