






WIDOK DACHU
INSTALACJA ODGROMOWA

SKALA 1:100

LEGENDA

-  PRZEWÓD ODPROWADZAJĄCY - DRUT FE/ZN FI 8 MM
-  IGLICA ODGROMOWA - h podano na rysunku
-  ZWÓD - DRUT FE/ZN FI 8 MM
-  ZŁĄCZE KRZYŻOWE

zamawiający	Gmina Twardogóra ul. Ratuszowa 14, 56-416 Twardogóra	data	2010 czerwiec
obiekt adres bud.	Remont dachu budynku Szkoły Podstawowej w Goszczu, gm. Twardogóra	nr rys./ str.	
Widok dachu - instalacja odgromowa			skala 1:100
branza	Instalacje elektryczne	nr uprawnień	podpis
opracował	Imię i nazwisko tech. Tadeusz Gruchala	UAN-IV 10220/18/82	
	Roman Zalusłowicz		

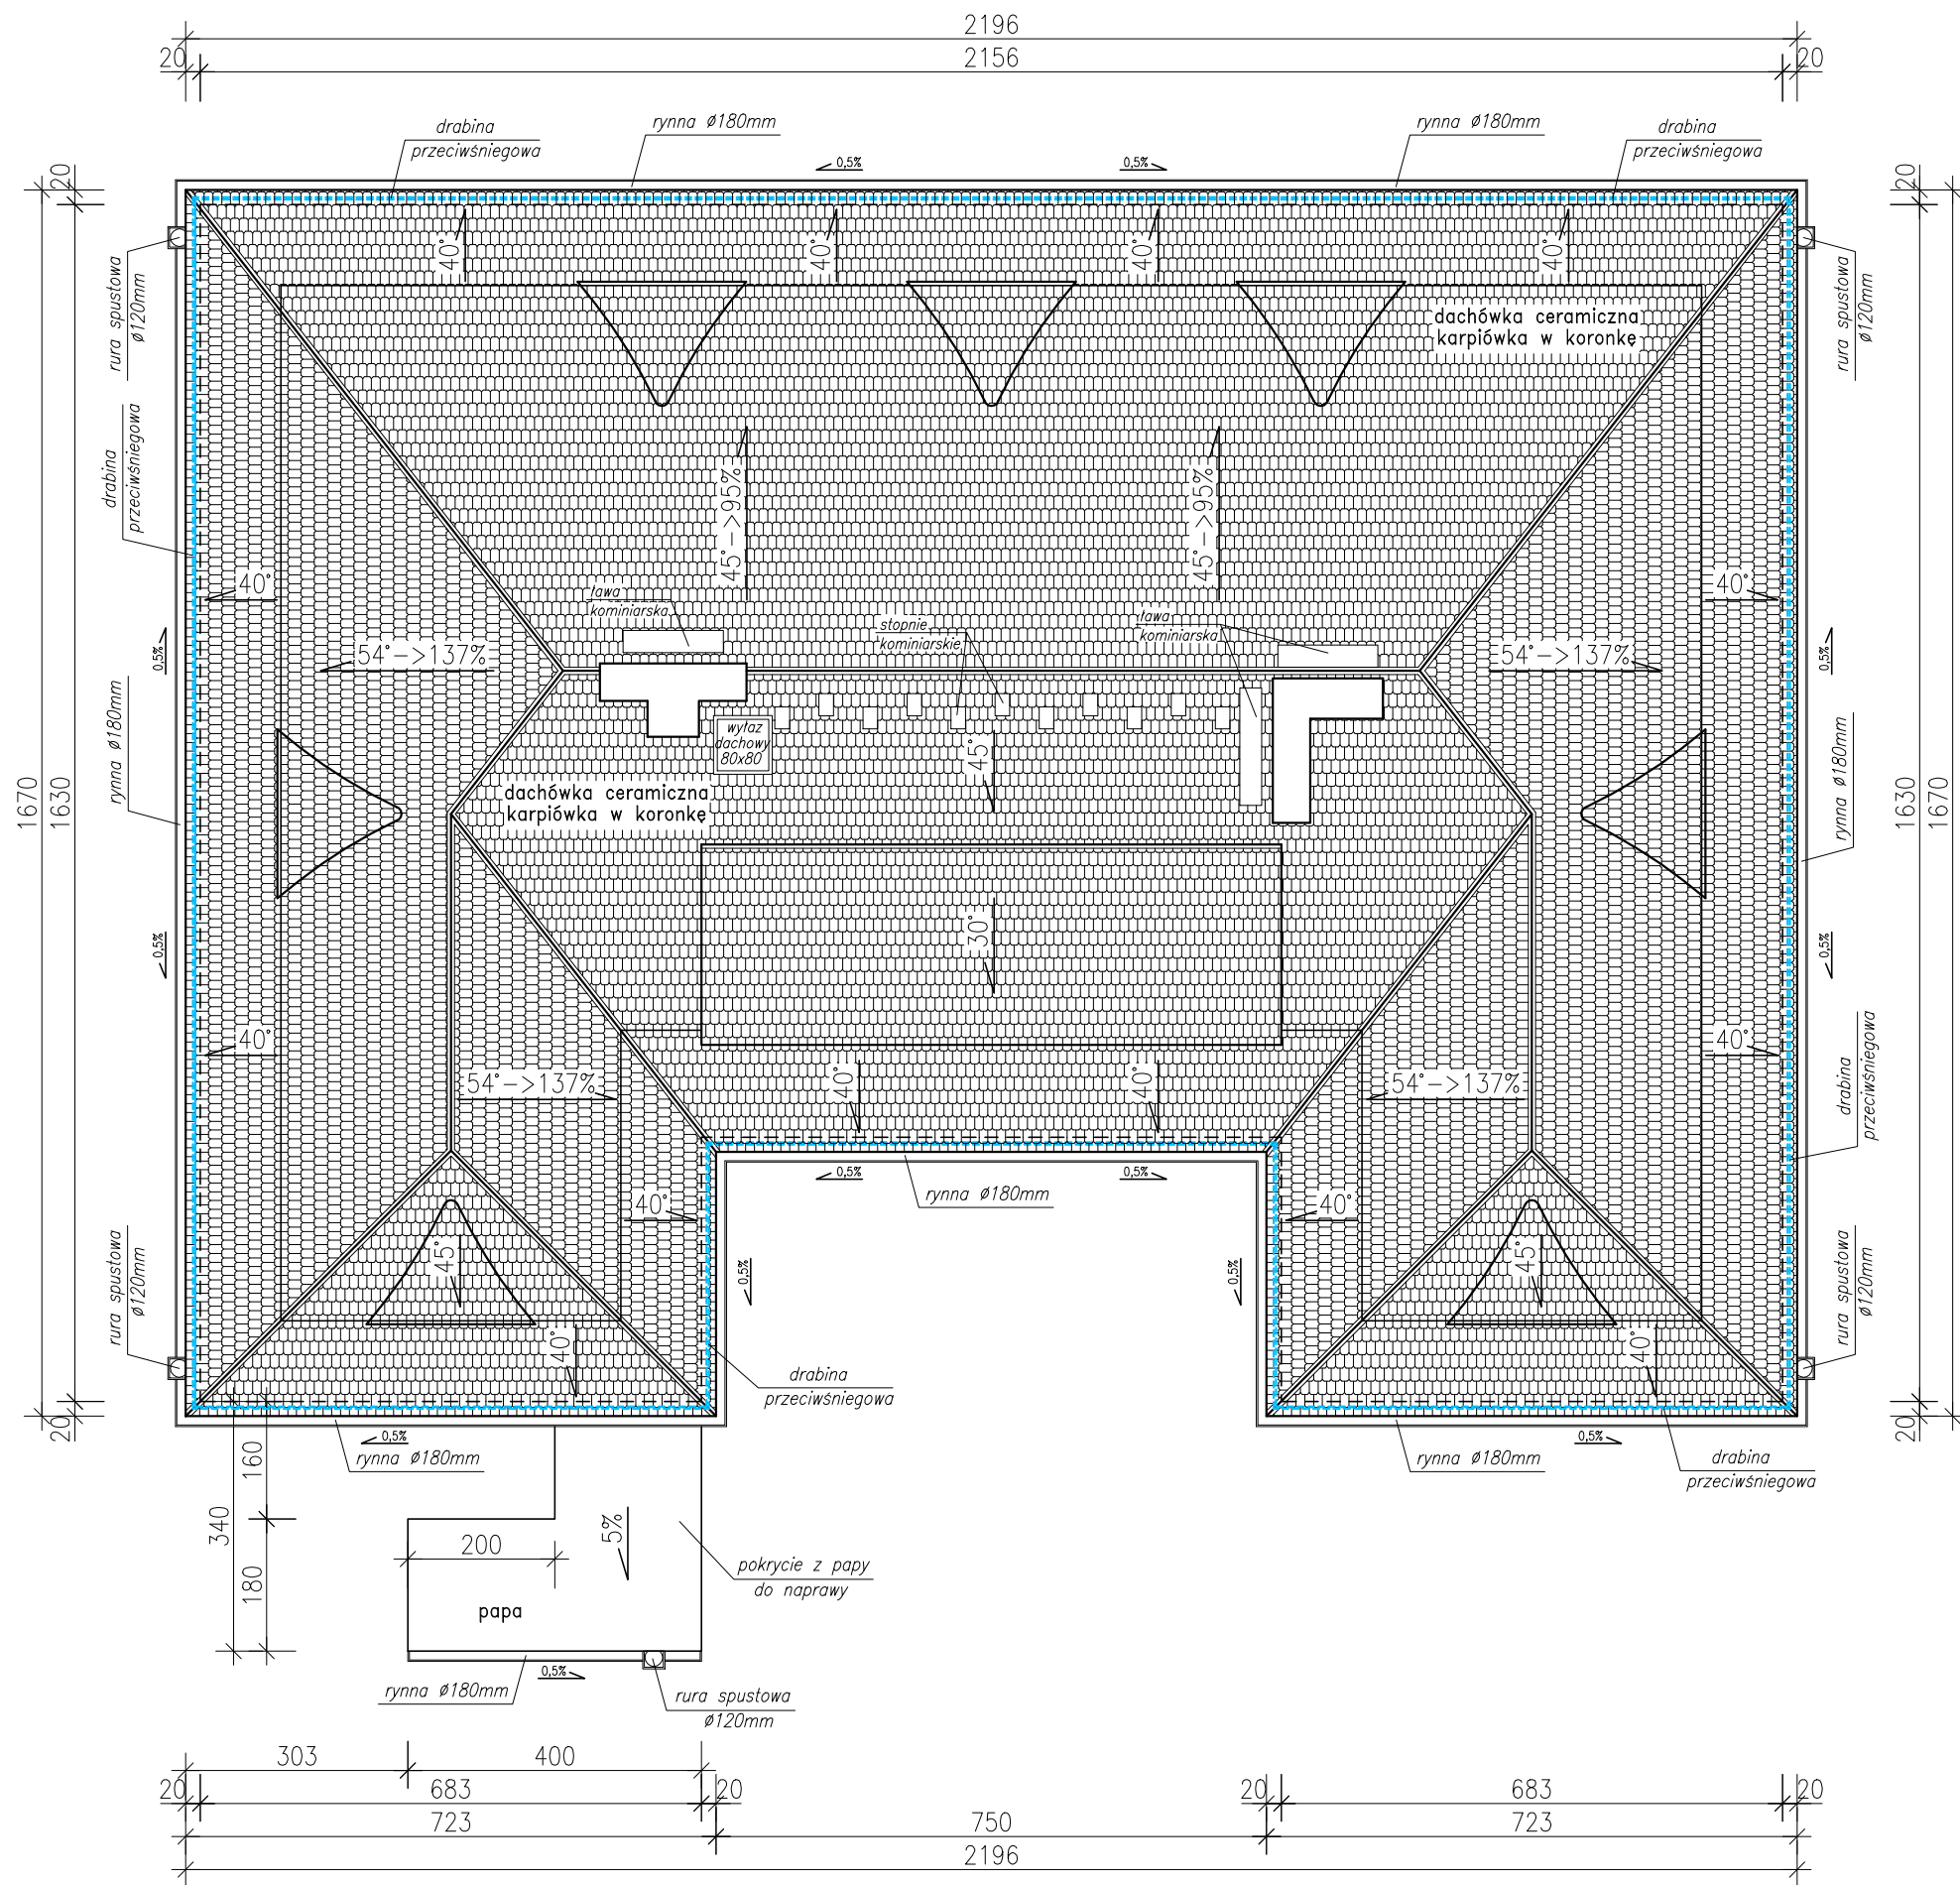

uwagi !!

1. Pokrycie – dachówka ceramiczna karpiówka w koronkę
2. Komin ponad połacią dachu należy otynkować i wykonać tynk cienkowarstwowy ;
3. Rynny i rury spustowe oraz pas nadrynnowy z blachy tytanowo–cynkowej gr. 0,55mm
4. Styk dachu z kominem uszczelnić fartuchem z blachy stal. powlekanej 0,55mm w kolorze pokrycia dachu
5. W miejscach newralgicznych (kosze, krawędzie, kalenice) zastosować dodatkową warstwę folii

Powierzchnia dachu : 508,0 m²

WIDOK DACHU

SKALA 1:100

zamawiający	Gmina Twardogóra ul. Ratuszowa 14, 56-416 Twardogóra	data	2010 czerwiec
obiekt adres bud.	Remont dachu budynku Szkoły Podstawowej w Goszczu, gm. Twardogóra	nr rys./ str.	
Widok dachu			skala
			1:100
branza	Architektura		
	Imię i nazwisko	nr uprawnień	podpis
opracował	tech. Tadeusz Gruchala	UAN-IV 10220/18/82	
	inż. Wiktor Orzechowski		